


Lista de materiais	
Alimentação	
Ferro maleável classe 10	
Colar de tomada de f"t"	
1 1/2"	1 pç
União c/ cotovelo ass Fe con-lon ma-fe	
1 1/2"	3 pç
Metais	
Registro de esfera	
1 1/2"	2 pç
PVC rígido soldável	
Tubos	
32 mm	4.63 m
Água fria	
Aparelho	
Torneira de lavatório	
25 mm - 1/2"	8 pç
Vaso Sanitário c/ cx. acoplada	
1/2"	4 pç
Metais	
Registro de gaveta c/ canopla cromada	
3/4"	5 pç
PVC Acessórios	
Engate flexível cobre cromado com canopla	
1/2 - 30cm	4 pç
Engate flexível plástico	
1/2 - 30cm	8 pç
PVC misto soldável	
Joelho de redução soldável c/ rosca	
25 mm - 1/2"	4 pç
PVC rígido soldável	
Adapt sold curto c/bolsa-rosca p registro	
25 mm - 3/4"	10 pç
Bucha de redução sold. longa	
40 mm - 25 mm	1 pç
50 mm - 25 mm	3 pç
50 mm - 32 mm	1 pç
Curva 90 soldável	
25 mm	9 pç
50 mm	1 pç
Joelho 90° soldável	
25 mm	3 pç
Joelho de redução 90 soldável	
32 mm - 25 mm	1 pç
Tubos	
25 mm	27.86 m
32 mm	0.94 m
40 mm	2.82 m
50 mm	5.33 m
Tê 90 soldável	
25 mm	7 pç
50 mm	3 pç
Tê de redução 90 soldável	
50 mm - 40 mm	1 pç
PVC soldável azul c/ bucha latão	
Joelho de redução 90° soldável com bucha de latão	
25 mm- 1/2"	8 pç
Reservatório cilíndrico	
Poliéstereno	
1000 L	1 pç

Legenda de condutos
Água fria
Alimentação

Legenda detalhada	
☞	Alimentador Predial
	Ferro maleável classe 10
	Colar de tomada de F"
	1 1/2"
	1pç
	União c/ cotovelo ass Fe con-lon ma-fe
	1 1/2"
3pç	
☜	Metais
	Registro de esfera
	1 1/2"
	2pç
	Registro de gaveta c/canopla cromada c/PVC soldável
	Metais
	Registro de gaveta c/ canopla cromada
3/4"	
1pç	
	PVC rígido soldável
	Adapt sold curto c/bolsa-rosca p registro
	25 mm - 3/4"
2pç	

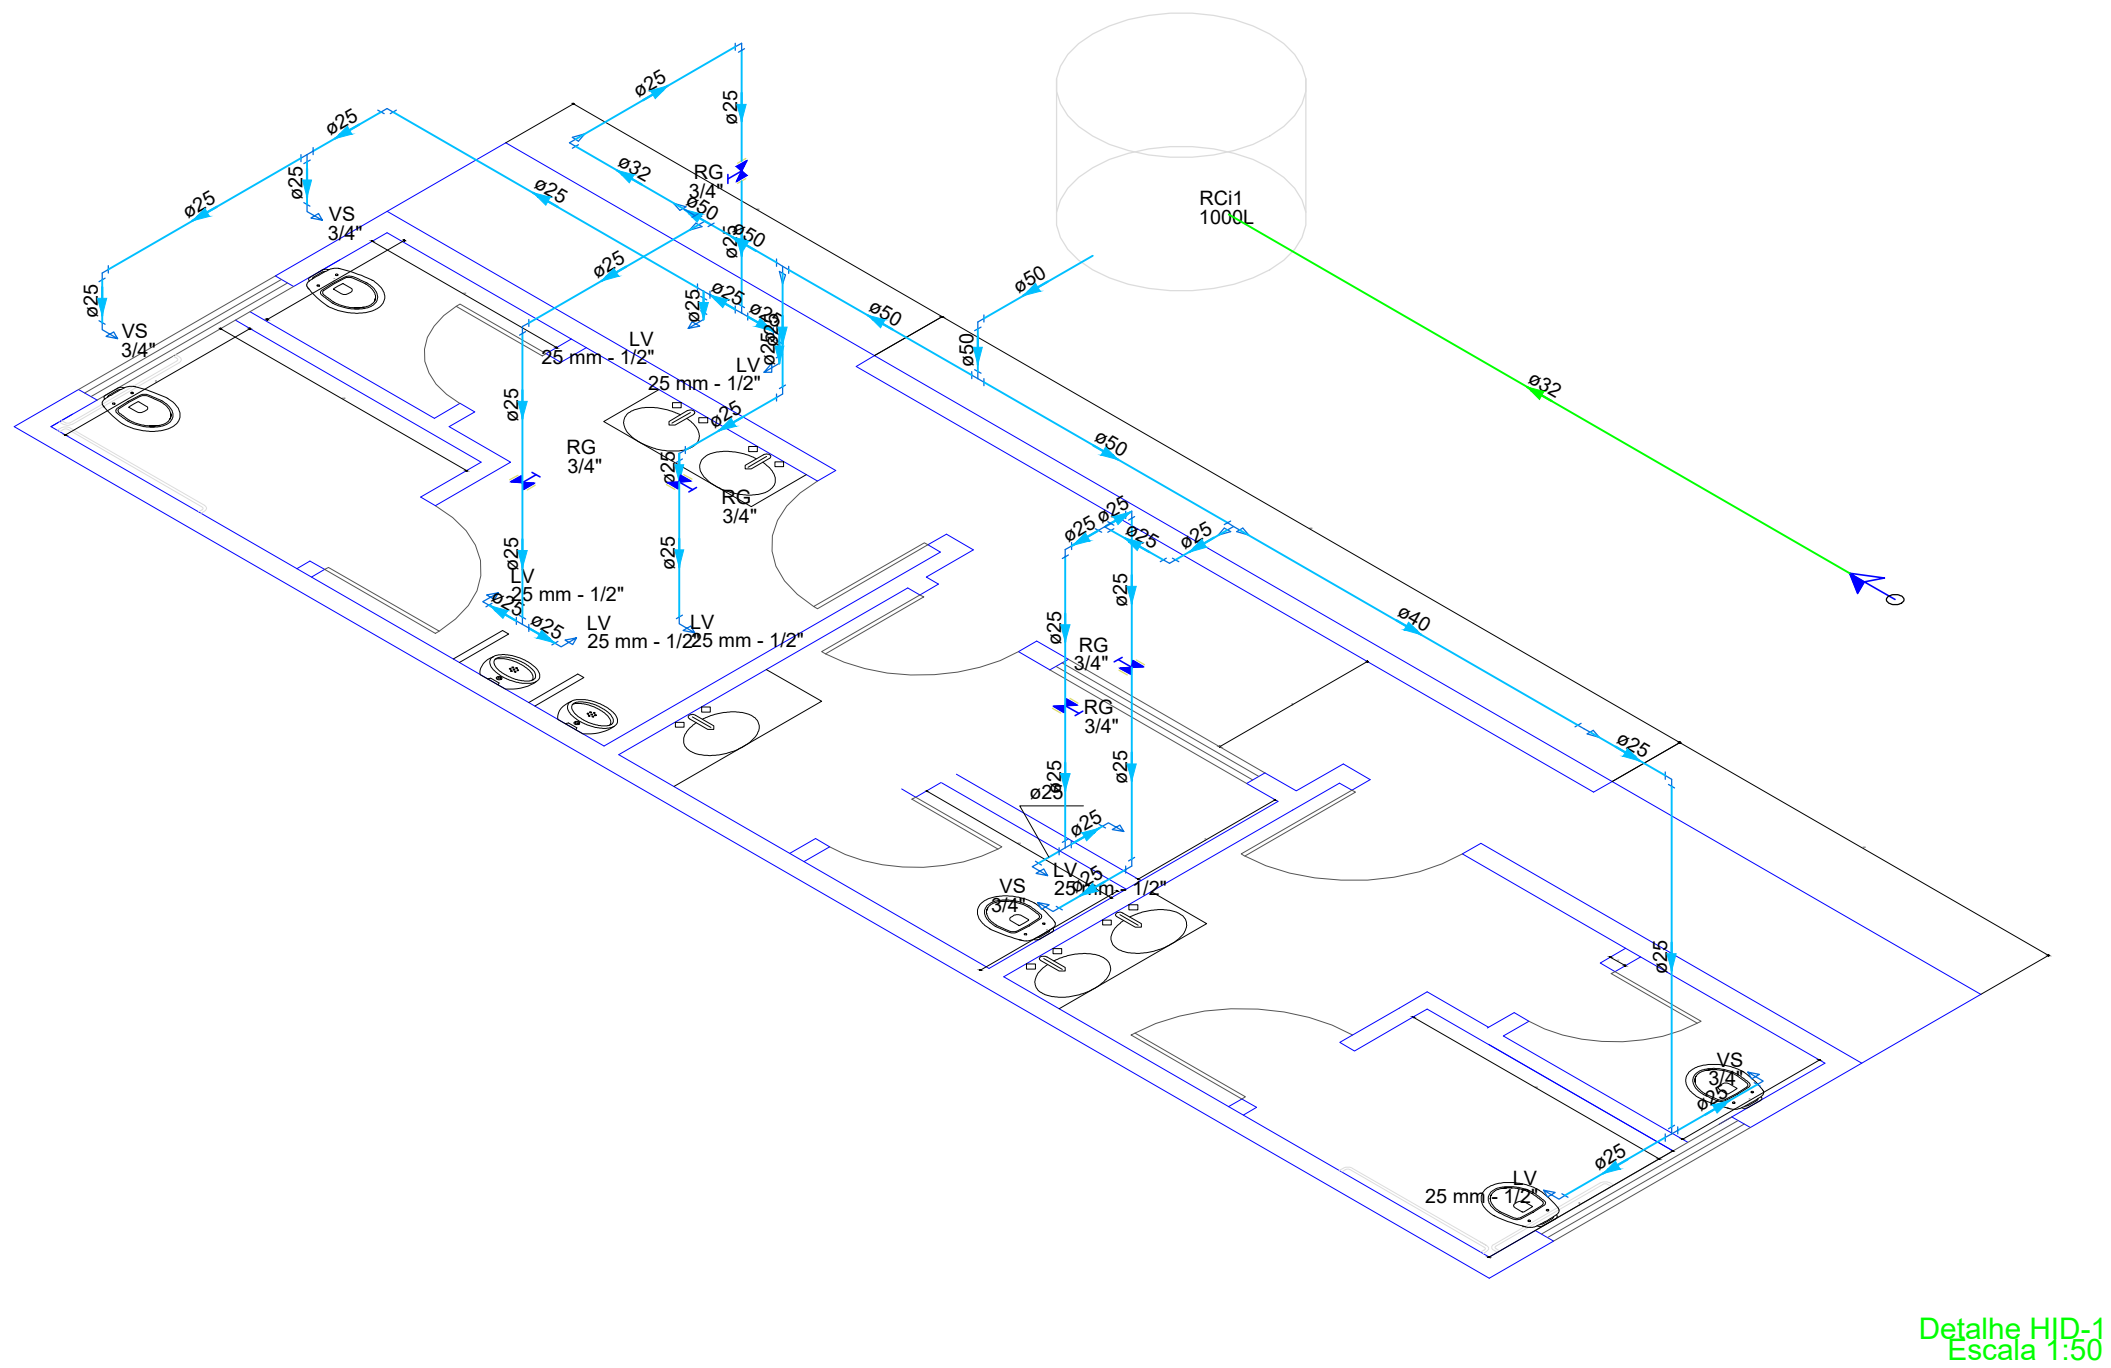

Detalhe H/D-1
Escala 1:50

APROVAÇÃO		
Carimbo da Prefeitura Municipal:		
ESTATÍSTICA DA OBRA:		
Finalidade da obra: Construção de banheiro utilizando laje existente.		
GESTÃO 2021/2024		
Laranjeiras do Sul PREFEITURA		
Obra: BANHEIRO PRAÇA JOSÉ NOGUEIRA DO AMARAL		
Local: LAR. DO SUL/Pr	Endereço da obra: PRAÇA JOSÉ NOGUEIRA DO AMARAL	Folha: 01/01
Escala: INDICADA		Últimas Atualizações: 05/07/2021
Data: JUL/2021	Proprietário: PREFEITURA MUNICIPAL DE LARANJEIRAS DO SUL	
Desenho: WANDER		
PROJETO HIDRÁULICO PLANTA BAIXA E DETALHES		
Resp. p/ Projeto:		
SECRETARIA DE OBRAS E URBANISMO FONES (042) 3635-8131 e 3635-8107		
Laranjeiras do Sul		