


AVENIDA ALVARO NATEL DE CAMARGO


RUA EZIDIO BOZZA

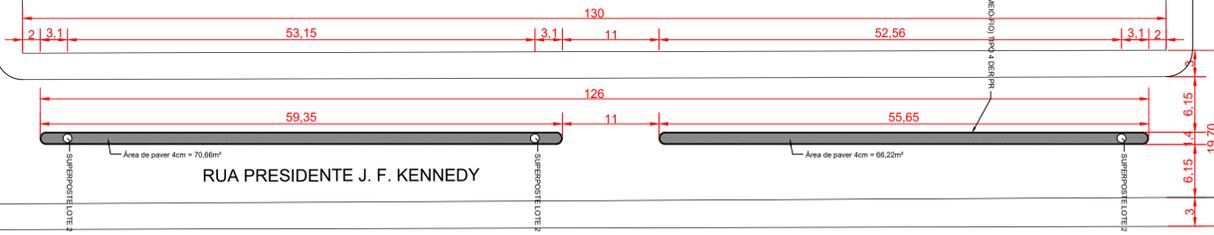

RUA PRESIDENTE J. F. KENNEDY


LOTE 1 e 2 - CANTEIRO CENTRAL AV. JOSÉ CAMPIGOTTO
E INSTALAÇÃO/SUBSTITUIÇÃO SUPERPOSTES
PLANTA BAIXA
esc 1/400

RUA BARÃO DO RIO BRANCO

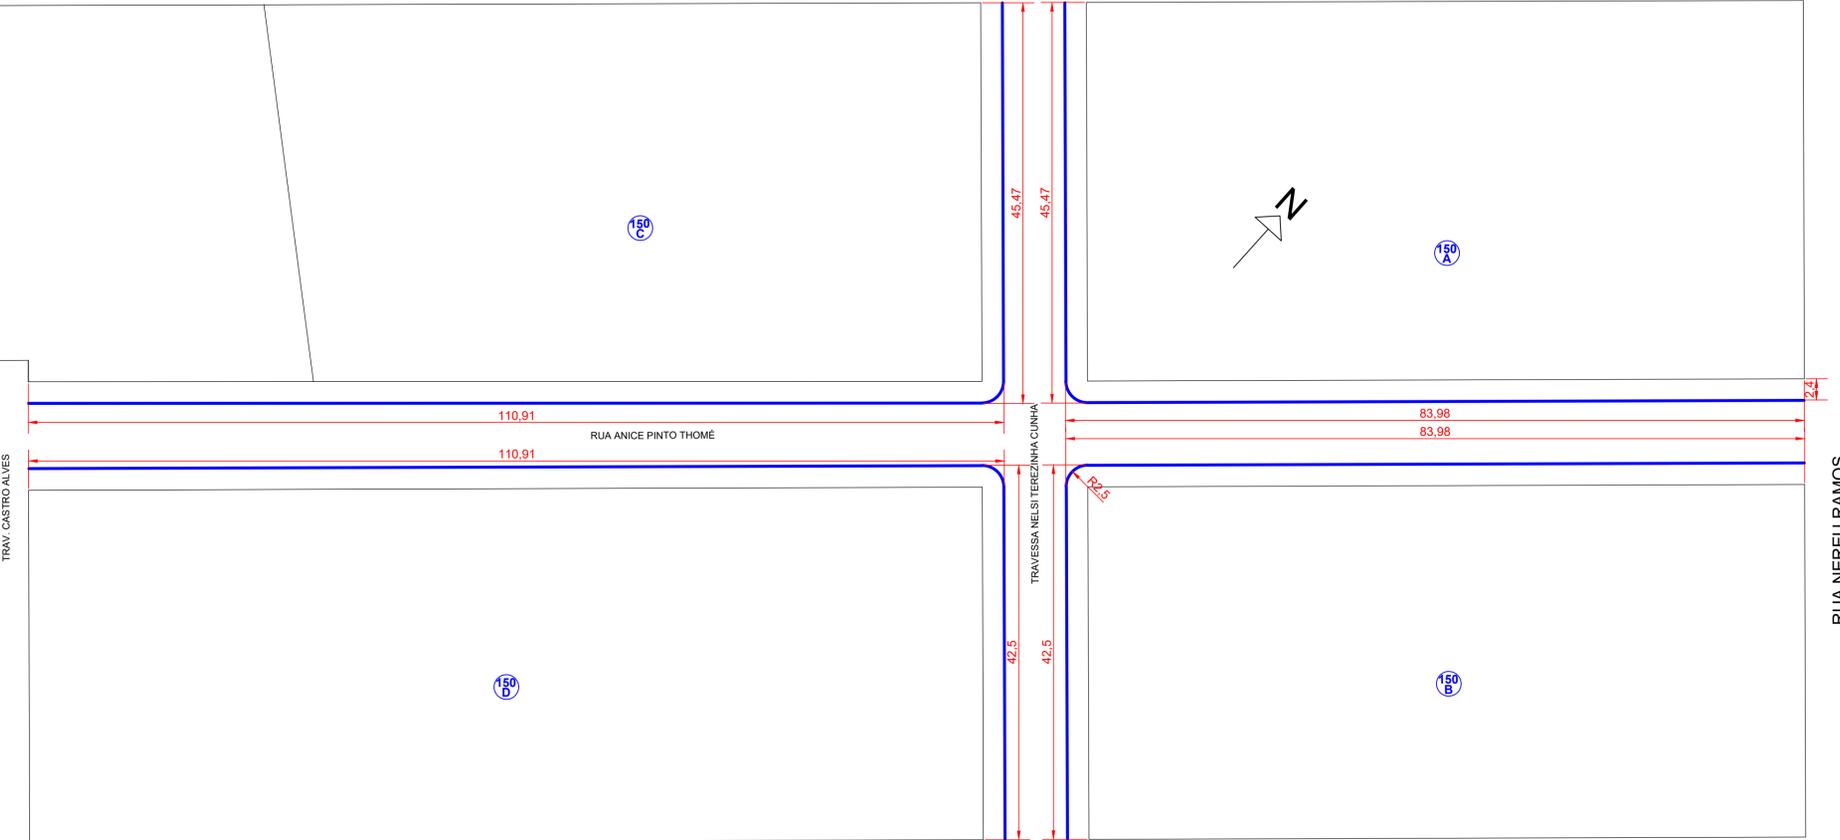


AV. SANTOS DUMONT

 LOTE 3 - FORNECIMENTO E INSTALAÇÃO DE GUIA(MEIO FIO) TIPO 2 DER-PR
esc 1/400



DETALHE CANTEIRO
ESCALA 1:25

 

DETALHE DO MEIO-FIO SEM SARJETA
MEIO FIO PRÉ-MOLDADO TIPO 4
ESCALA 1:25

DETALHE DO MEIO-FIO COM SARJETA
MEIO FIO PRÉ-MOLDADO TIPO 2
ESCALA 1:25

LOTE	ITEM	UND	QUANTIDADE
1	MEIO FIO TIPO 4 DER - PR	M	235,60
1	ATERRO	M3	28,74
1	PAVER 20X10 H=4CM	M2	136,88
2	SUPERPOSTE	UN	4,00
3	MEIO FIO TIPO 2 DER - PR	M	566,00

APROVAÇÃO

Carimbos da Prefeitura Municipal:

ESTATÍSTICA DA OBRA:

Finalidade da obra:

Execução de canteiro central na avenida José Campigotto
Instalação de 04 superpostes padrão municipal
Instalação de 556,00 metros de meio fio tipo 4 DER-PR



Obras: CANTEIRO CENTRAL, SUPERPOSTES E MEIO FIO

Local: LAR. DO SUL/Pr	Endereço da obra: AVENIDA JOSÉ CAMPIGOTTO RUA ANICE PINTO THOMÉ TRAVESSA NELSI TEREZINHA CUNHA	Folha: 01/01
Escala: INDICADA		Últimas Atualizações: 25/10/2021
Data: OUT/2021	Proprietário: PREF. MUN. DE LARANJEIRAS DO SUL CNPJ. 76.205.970/0001-95 AV. HONÓRIO BABINSKI - PAÇO MUNICIPAL Nº 01 CEP. 85301-000 FONE (042) 3635-8100 LARANJEIRAS DO SUL/PR	
Desenho: WANDER		

PLANTA BAIXO E DETALHAMENTO
DETALHAMENTO MEIO FIOS E CANTEIRO

Resp.º Projeto:

SECRETARIA DE OBRAS E URBANISMO
FONES (042) 3635-8131 e 3635-8107

