




PLANTA BAIXA
ESCALA 1:25

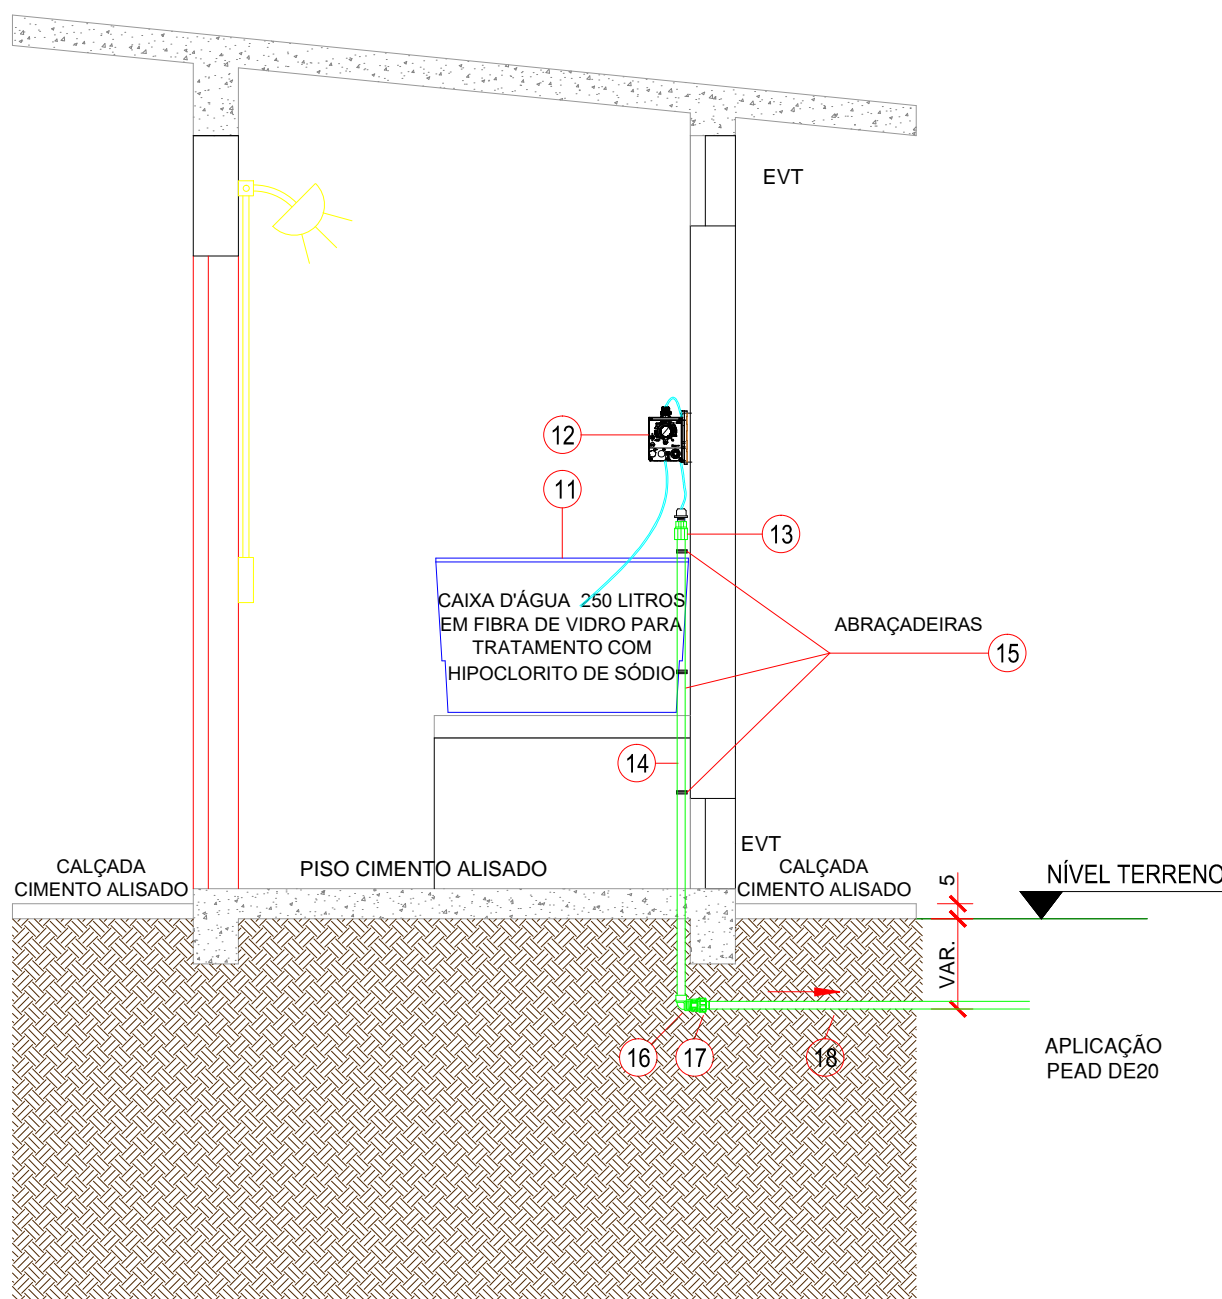


CORTE - BB
ESCALA 1:25

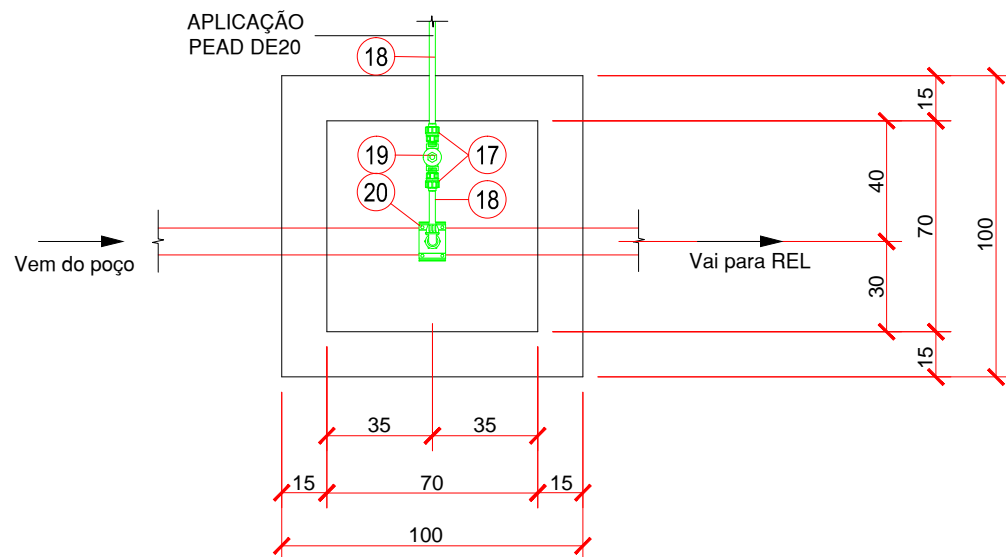


PLANTA BAIXA
APLICAÇÃO
ESCALA 1:25

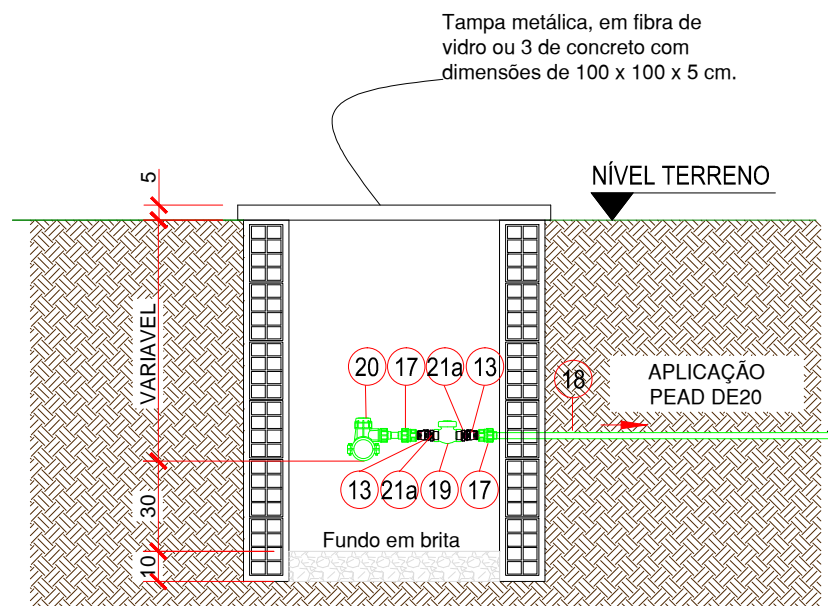


CORTE
APLICAÇÃO
ESCALA 1:25

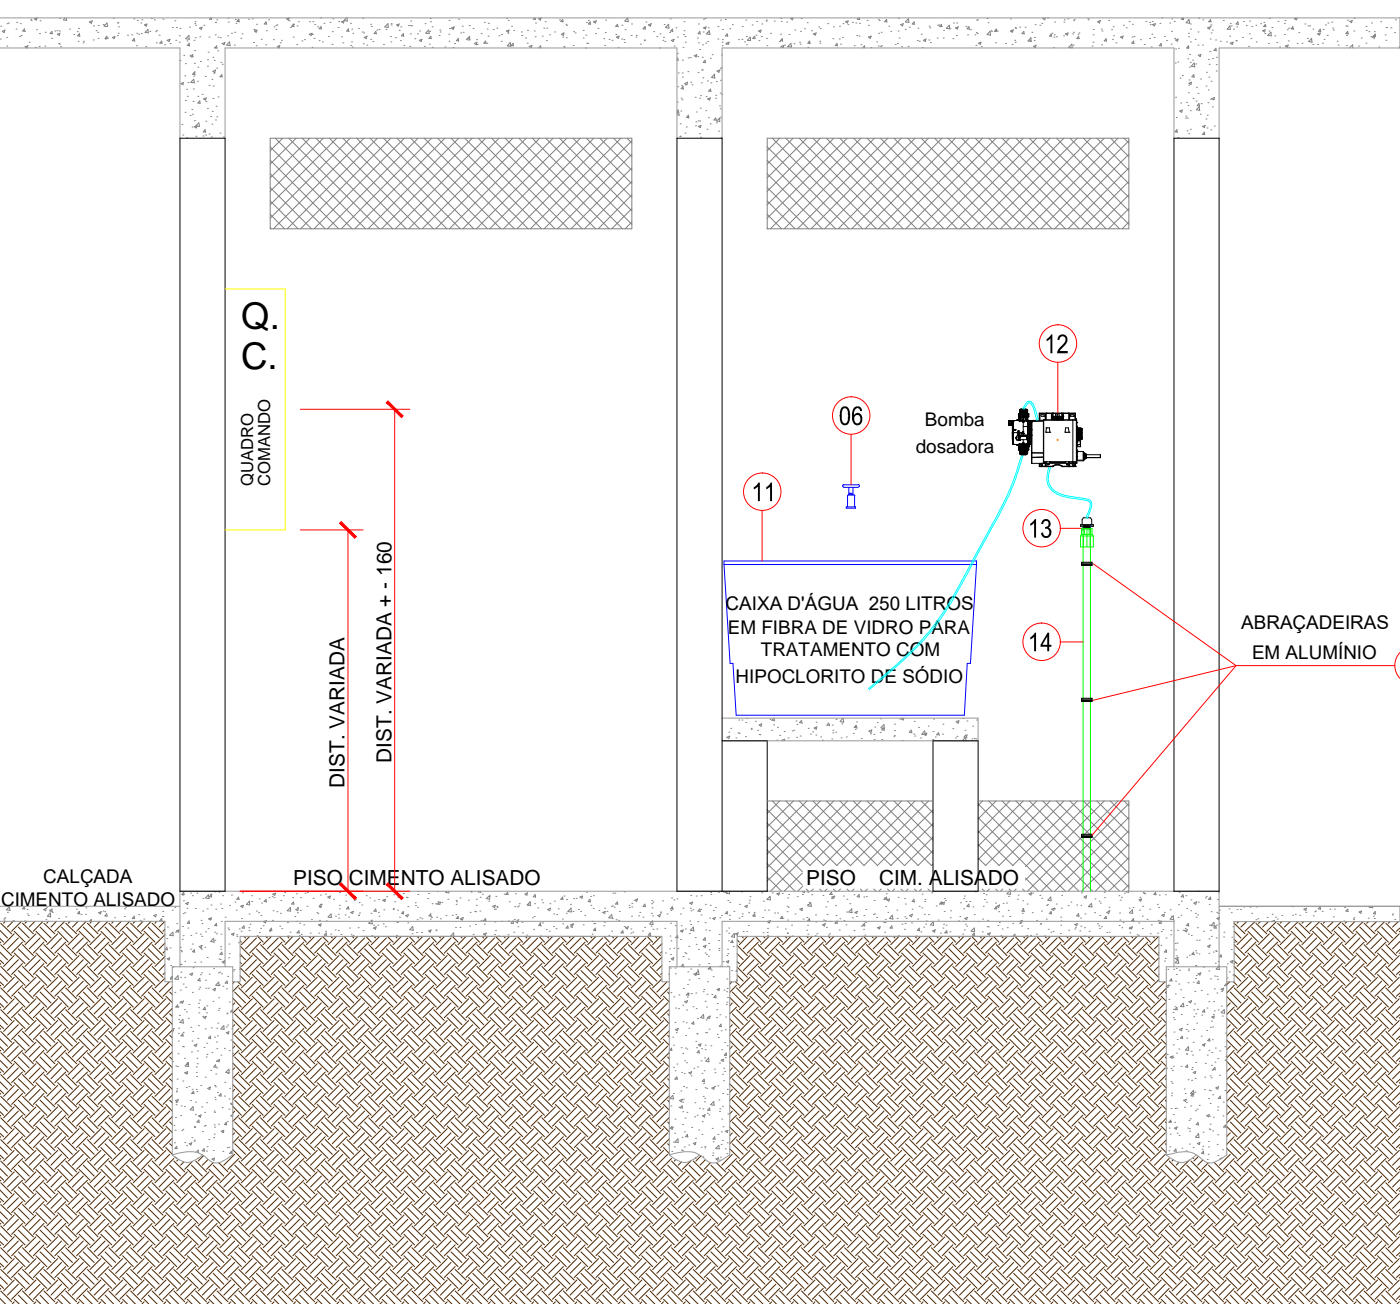

CORTE - AA
ESCALA 1:25

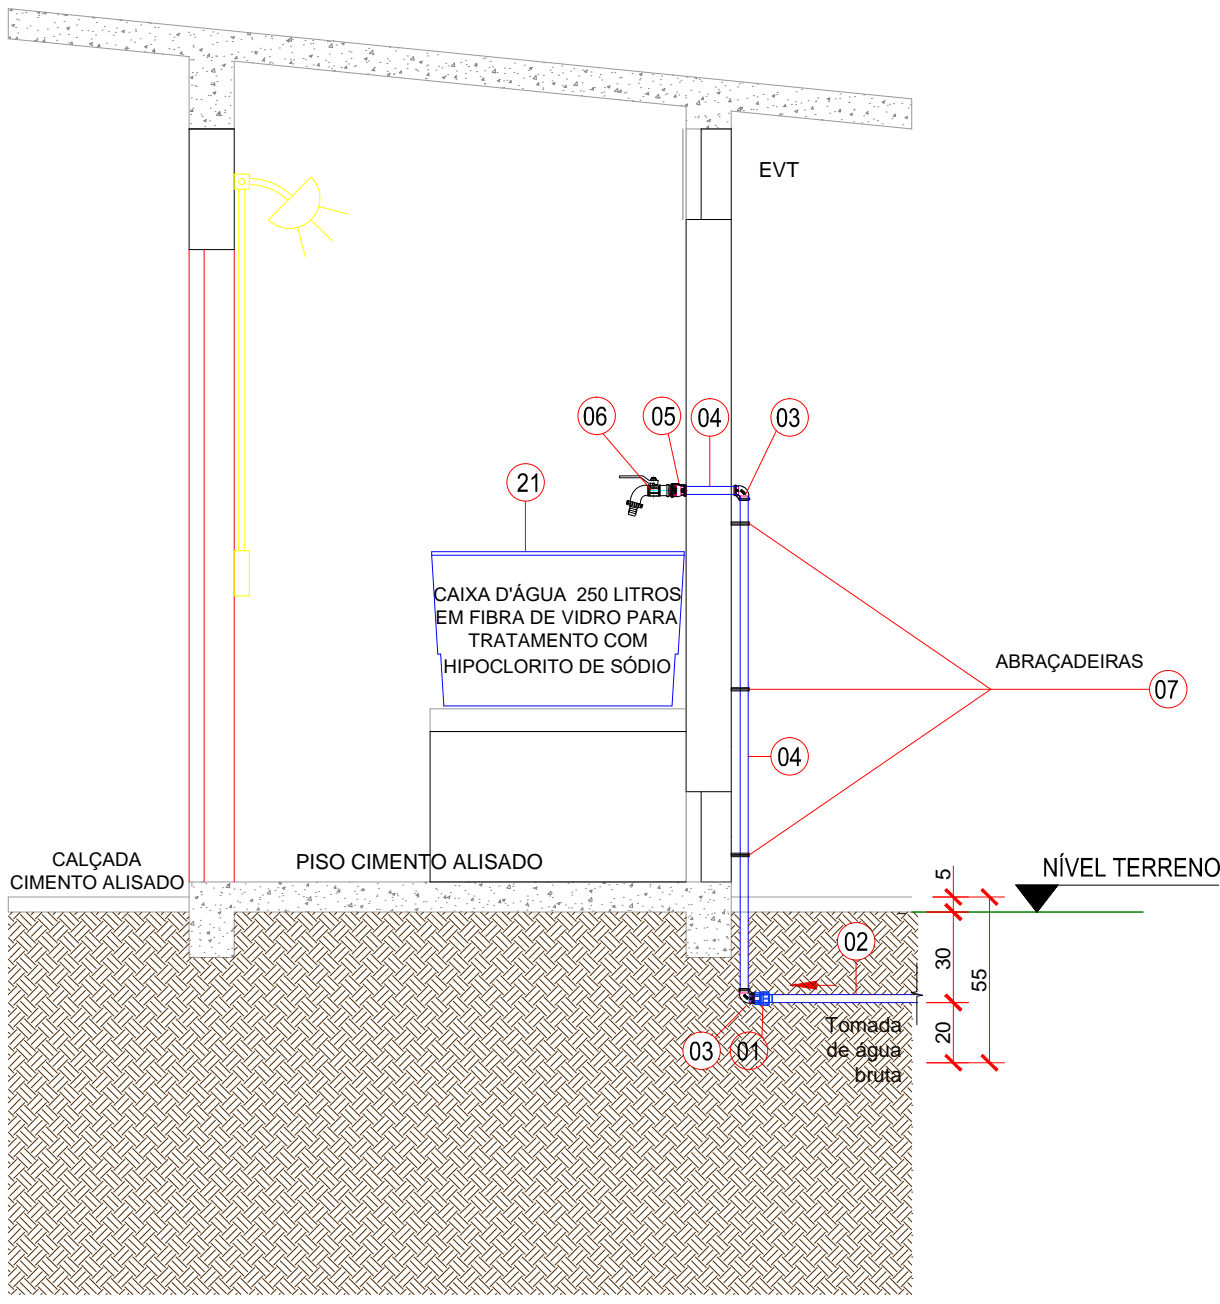

CORTE - CC
ESCALA 1:25

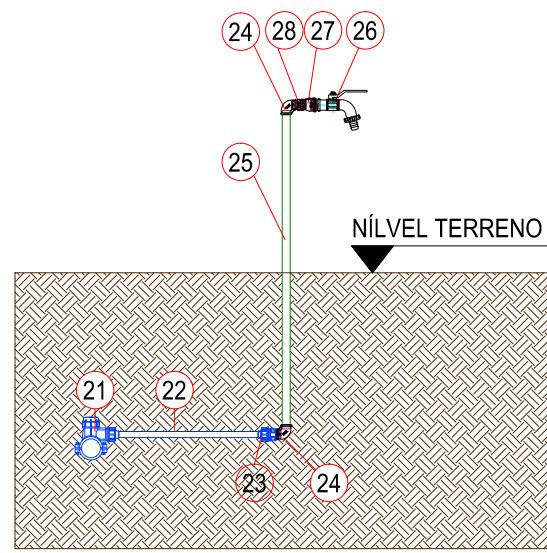

VISTA TORNEIRA JARDIM
TOMADA DE ÁGUA
ESCALA 1:25

TRATAMENTO - TOMADA DE ÁGUA					
1	325005	ADAPTADOR DE TRANSICAO PP JUNTA DE COMPRESSAO/ROSCAMACHO PARA PEAD NBR 15803 PN 16 DE 20 POL 1/2"		02	PG
2	43664	TUBO POLIETILENO PE 80 PN 10 (ROLO COM 50,0 M) DE 20		6,00	m
3	29688	COTOVELO FG BSP POL 1/2"		02	PG
4	311118	TUBO DE ACO CARBONO GALVANIZADO A FOGO CLASSE PRESSAO PESADA COM COSTURA LONGITUDINAL 6M ROSCA BSP POL 1/2		1,70	PG
5	31100	LUVA REDUCAO FG BSP POL 3/4" POL 1/2"		01	PG
6	306877	TORNEIRA PAREDE BICA ALTA MOVEL CORPO BRONZE LATAO CROMADA 2MCA 04 A 14L/MIN POL 3/4 CONFORME NBR 10281		01	PG
7	100749	ABRACADEIRA EM ACO CARBONO GALVANIZADA TIPO U POL 1/2"		03	PG
TRATAMENTO - APLICAÇÃO					
11	309259	RESERVATORIO EM POLIETILENO PARA PRODUTO QUIMICO OU AGUA COM TAMPA DE SOBREPOR 250L		01	PG
12	310332	BOMBA DOSADORA DIAPHRAGMA PASSO EXCETO H. CALCIO CARVAO SEM AUTOMACAO ACONIONAMENTO MANUAL SEM DISPLAY PARA ALTA PRESSAO TIPO 10 BLH 10 BAR		01	PG
13	31100	LUVA REDUCAO FG BSP POL 3/4" POL 1/2"		03	PG
14	311118	TUBO DE ACO CARBONO GALVANIZADO A FOGO CLASSE PRESSAO PESADA COM COSTURA LONGITUDINAL 6M ROSCA BSP POL 1/2		2,00	m
15	100749	ABRACADEIRA EM ACO CARBONO GALVANIZADA TIPO U POL 1/2"		3	PG
16	29688	COTOVELO FG BSP POL 1/2"		01	PG
17	325005	ADAPTADOR DE TRANSICAO PP JUNTA DE COMPRESSAO/ROSCAMACHO PARA PEAD NBR 15803 PN 16 DE 20 POL 1/2"		03	PG
18	43664	TUBO POLIETILENO PE 80 PN 10 (ROLO COM 50,0 M) DE 20		17,00	m
19	38105	VALVULA RETENCAO HORIZONTAL EM BRONZE ROSCA BSP PN 16 POL 3/4"		01	PG
20	278530	TE DE SERVICO PP COM ADAPTADOR E REGISTRO BROCA DN 50 DE 20		01	PG
20a	24201	NIPLE PVC ROSCA POL 3/4"		02	PG
TOMADA DE ÁGUA TORNEIRA DE JARDIM					
21	278530	TE DE SERVICO PP COM ADAPTADOR E REGISTRO BROCA DN 50 DE 20		01	PG
22	325005	ADAPTADOR DE TRANSICAO PP JUNTA DE COMPRESSAO/ROSCAMACHO PARA PEAD NBR 15803 PN 16 DE 20 POL 1/2"		01	PG
23	43664	TUBO POLIETILENO PE 80 PN 10 (ROLO COM 50,0 M) DE 20		10,00	m
24	29688	COTOVELO FG BSP POL 1/2"		01	PG
25	311118	TUBO DE ACO CARBONO GALVANIZADO A FOGO CLASSE PRESSAO PESADA COM COSTURA LONGITUDINAL 6M ROSCA BSP POL 1/2		1,70	m
26	306877	TORNEIRA PAREDE BICA ALTA MOVEL CORPO BRONZE LATAO CROMADA 2MCA 04 A 14L/MIN POL 3/4 CONFORME NBR 10281		01	PG
27	31100	LUVA REDUCAO FG BSP POL 3/4" POL 1/2"		01	PG
28	30880	NIPLE FG BSP POL 1/2"		01	PG

* CONFORME ESPECIFICAÇÃO BÁSICA DO MDS 4ª EDIÇÃO
SOLICITAR CODIGO SAM